



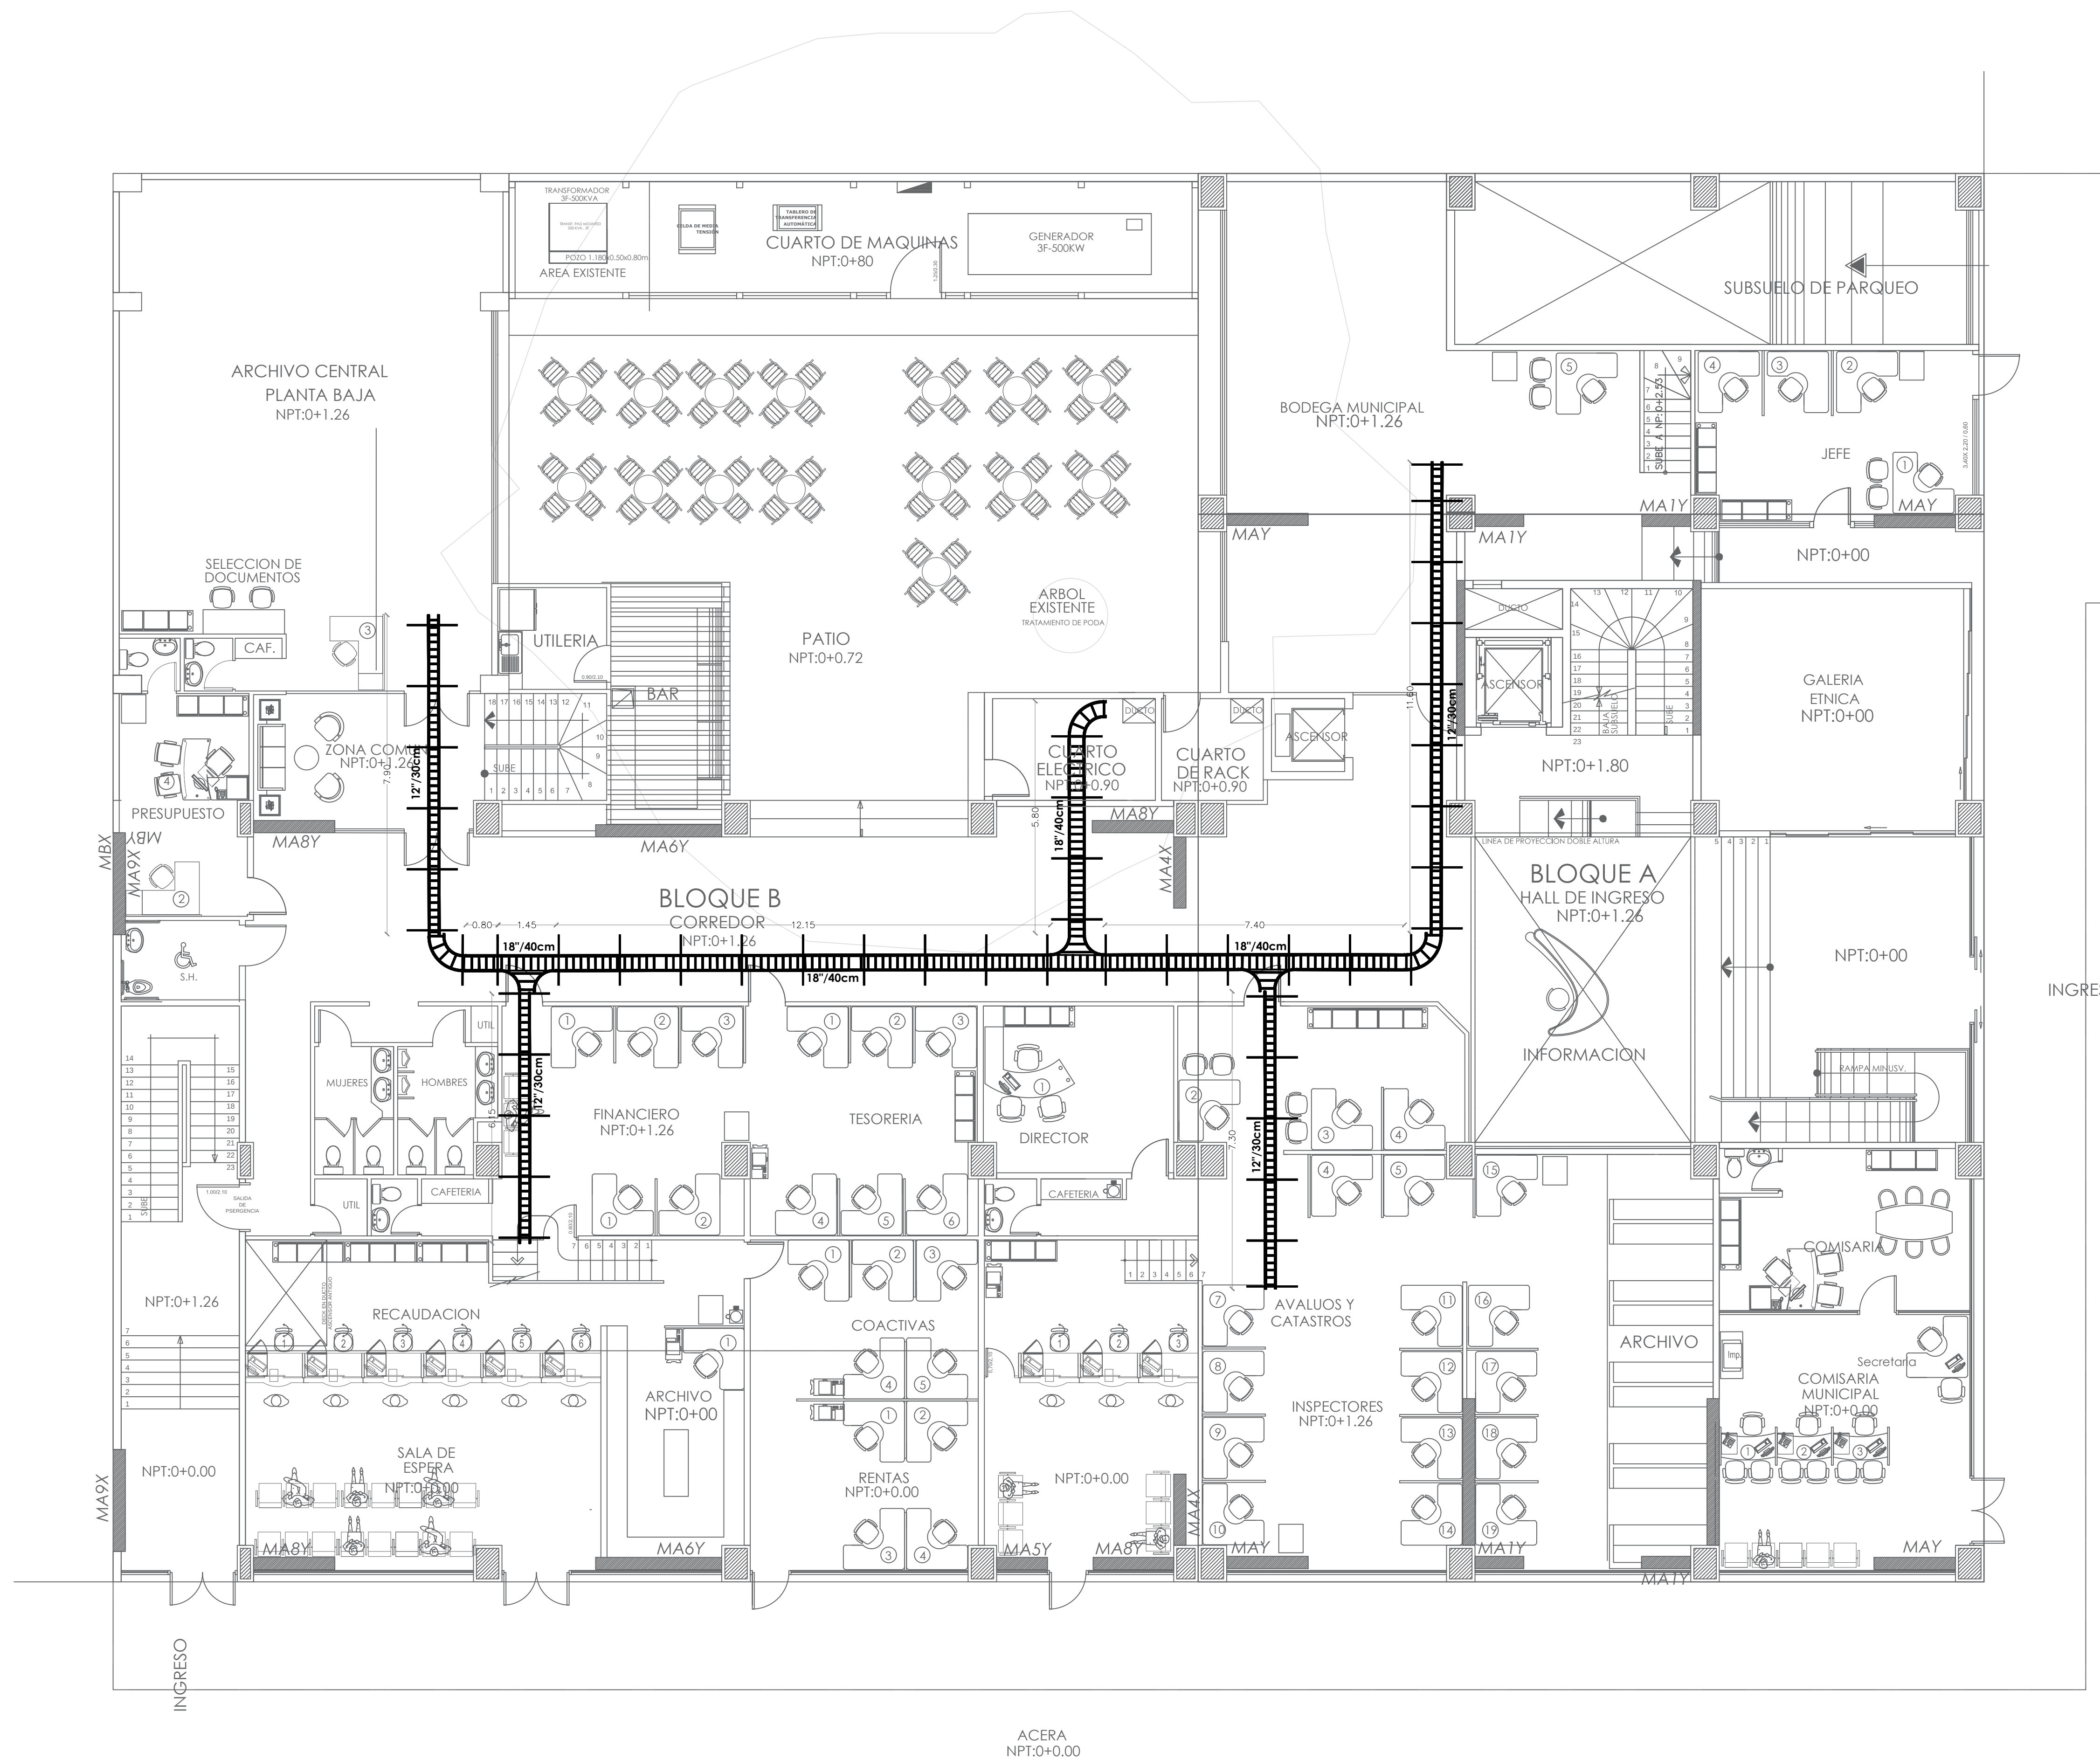

PLANTA BAJA N+1.26

ESCALA 1:100

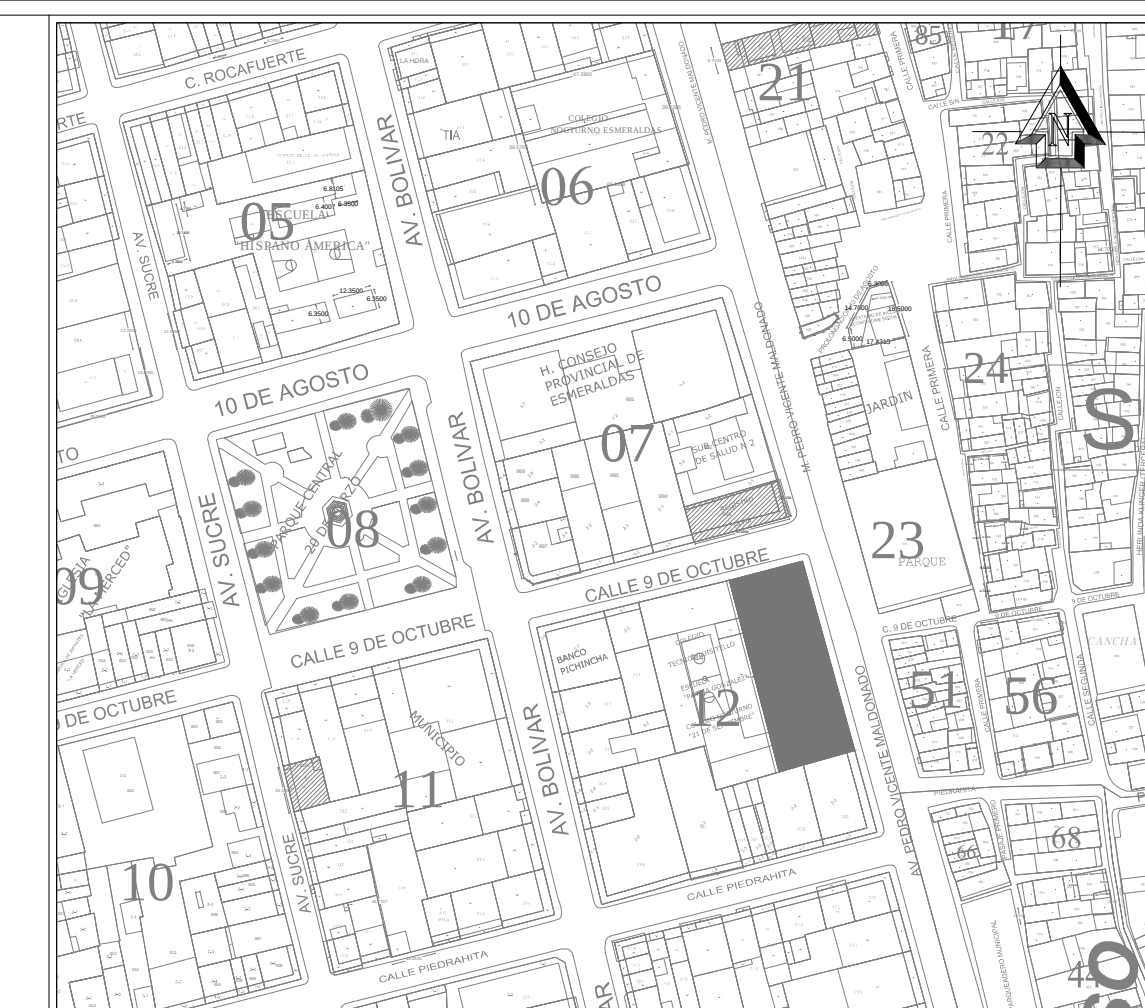

UBICACIÓN



**Alcaldía de
ESMERALDAS**

DIRECCIÓN DE GESTIÓN PLANIFICACIÓN
GOBIERNO AUTÓNOMO DESCENTRALIZADO DEL CANTÓN ESMERALDAS

UNIDAD DE PROYECTOS

ING. LUCÍA SOSA ROBINZÓN
ADMINISTRACIÓN 2019-2023

ELABORADO POR:

TÉCNICO DE PLANIFICACIÓN
ING. LIZARDO SEGURA M.

REVISADO POR:

Jefa de Unidad de Proyectos
ARQ. NELLY GARVACHE ZAMBRANO

APROBADO POR:

DIRECTOR DE GESTIÓN DE PLANIFICACIÓN
ARQ. WILLIAM PALACIOS SANTANA

PROYECTO:

**"REMEDIACIÓN DEL EDIFICIO PRINCIPAL DEL
GOBIERNO AUTÓNOMO DESCENTRALIZADO MUNICIPAL
DEL CANTÓN ESMERALDAS Y EL PARQUE CENTRAL 20 DE
MARZO"**

CONTENIDO:

**PLANTA BAJA
CANALIZACIÓN**

OBSERVACIONES:

TIPO DE PLANO:
INGENIERIA ELECTRICA:
CANALIZACION

ESCALA:
INDICADA

FECHA:
AGO/2020

No. DE LÁMINA:

EC1
D E 5