



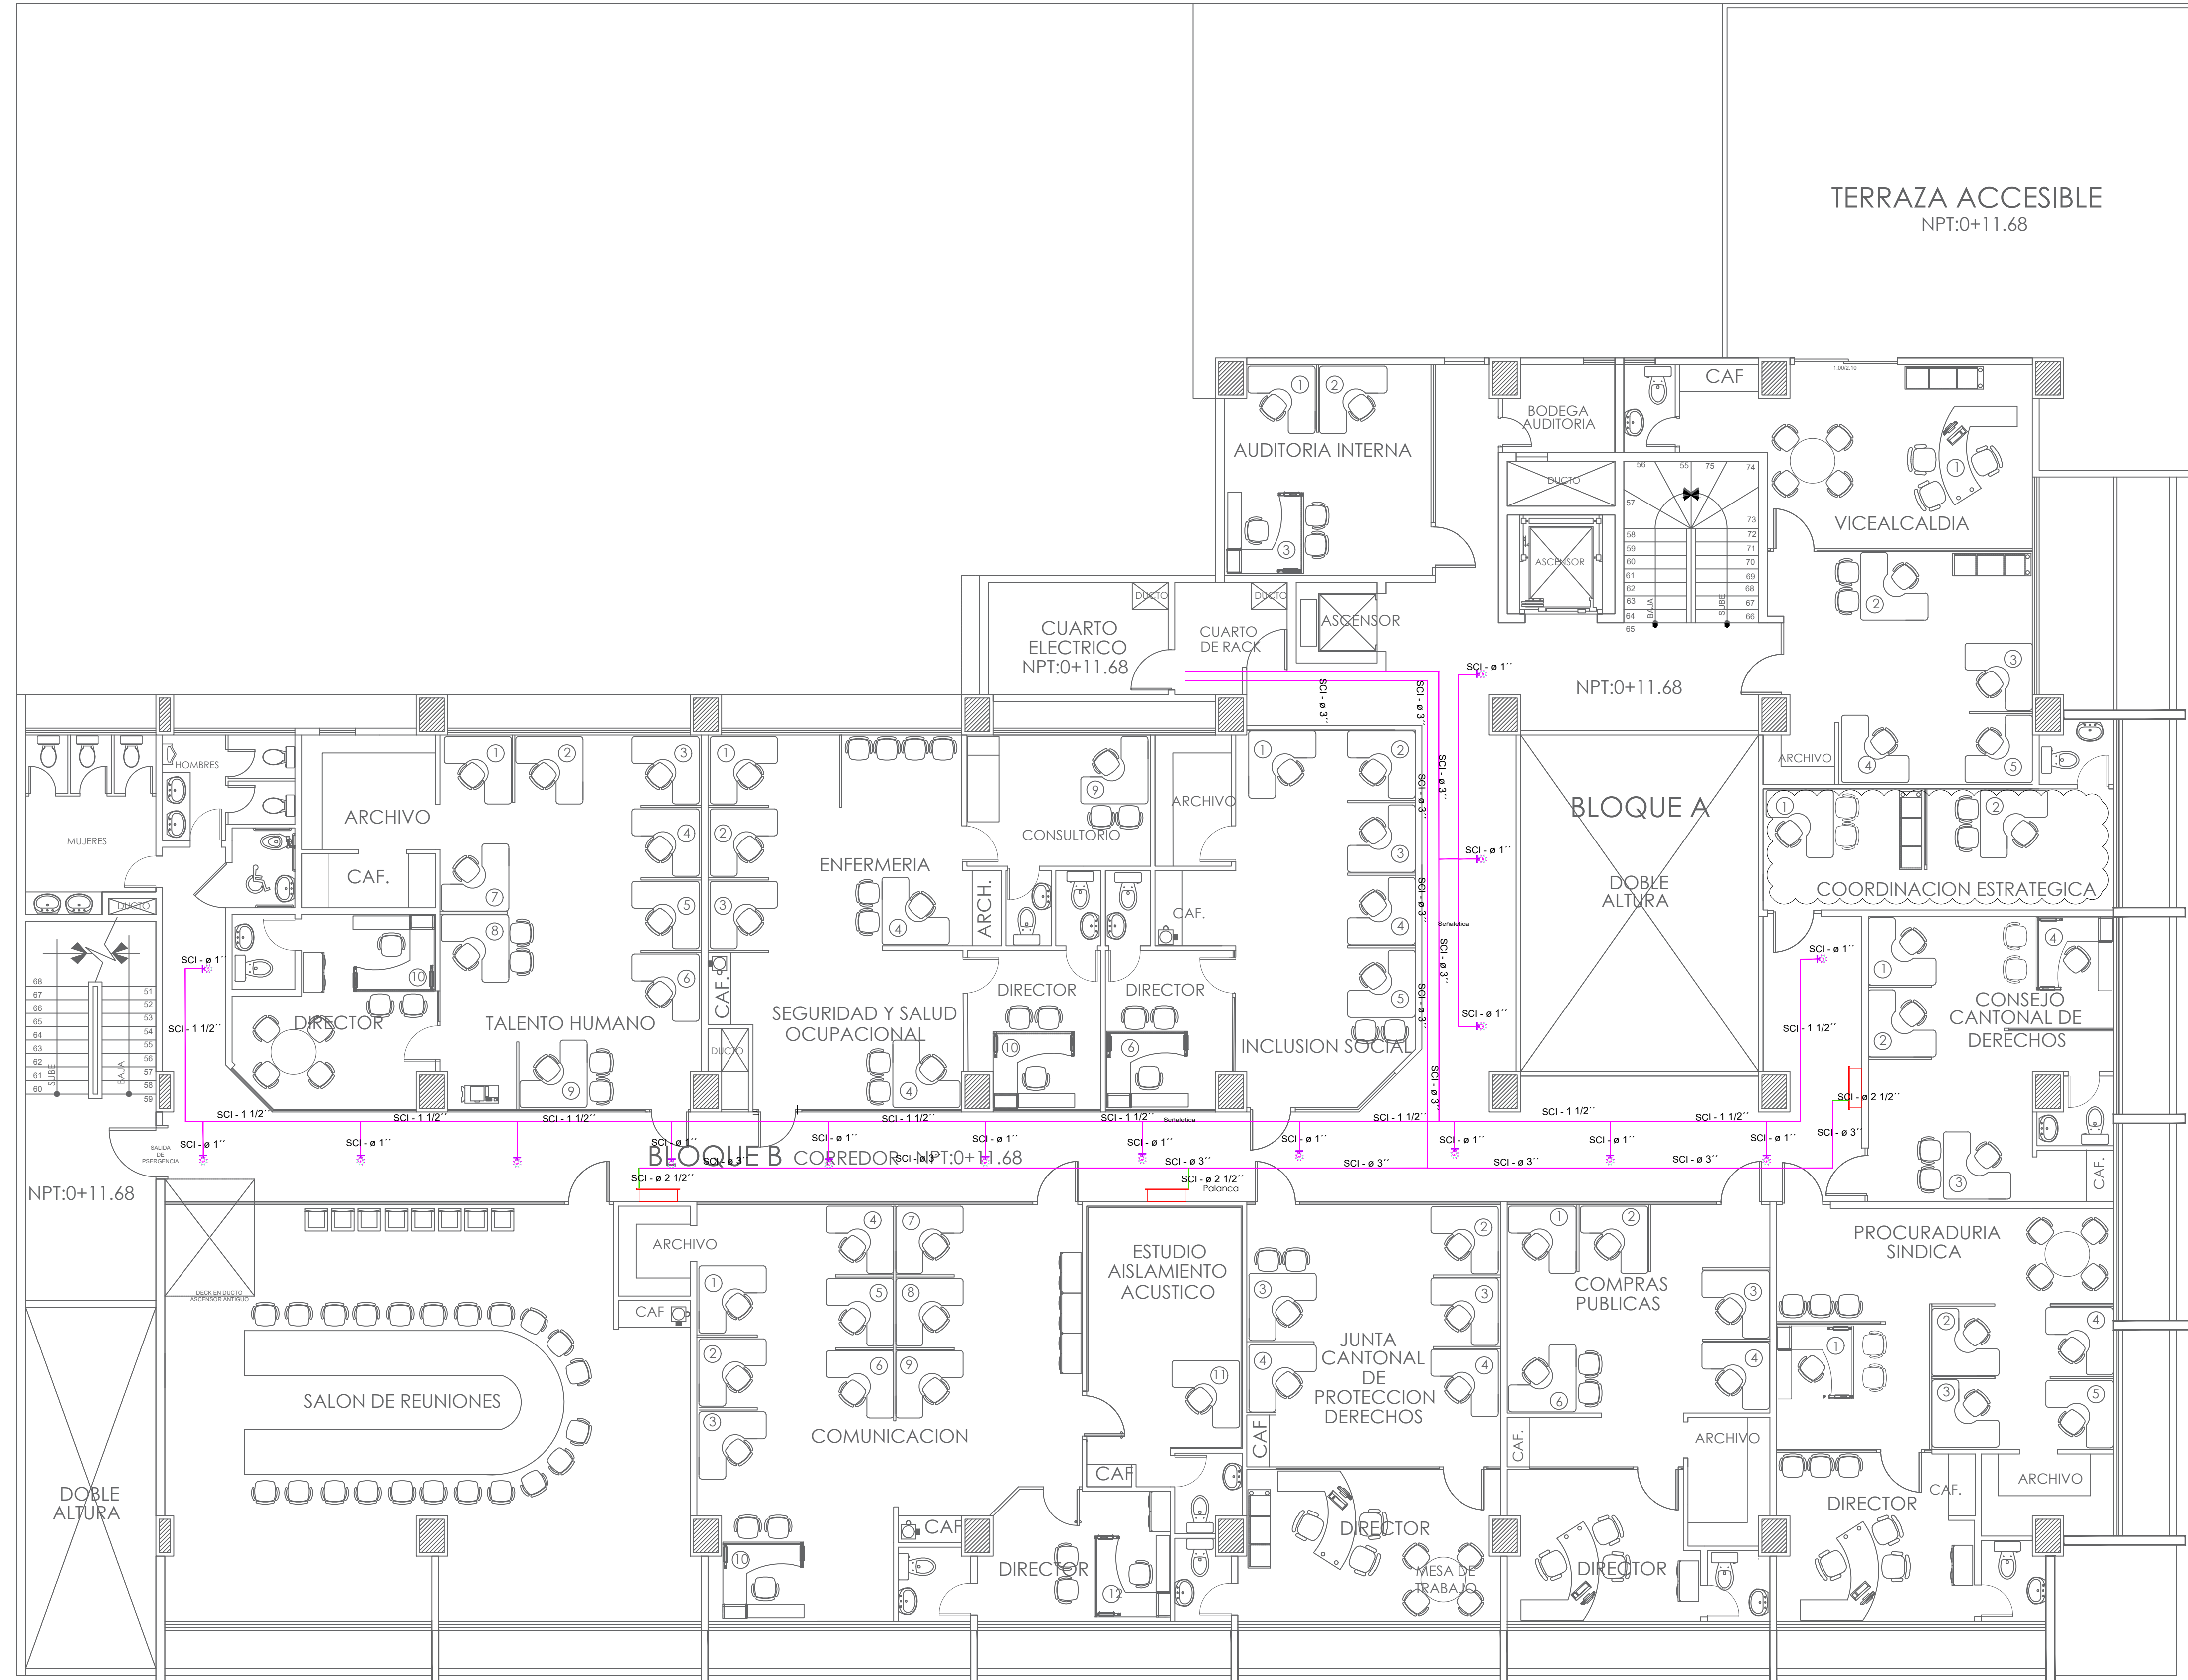

4° PLANTA ALTA N+11.68
ESCALA 1:100

SIMBOLOGIA	
	CASSETTE (12.000-24.000-36.000BTU)
	REJILLA DE DESCARGA (12" X 12")
	FANCOIL (48.000 - 60.000 BTU)
	DIFUSORES DE MANDO (12" X 12")
	DUCTOS MANGAS (Ø8")
	SPLIT (12.000 - 18.000 - 24.000BTU)

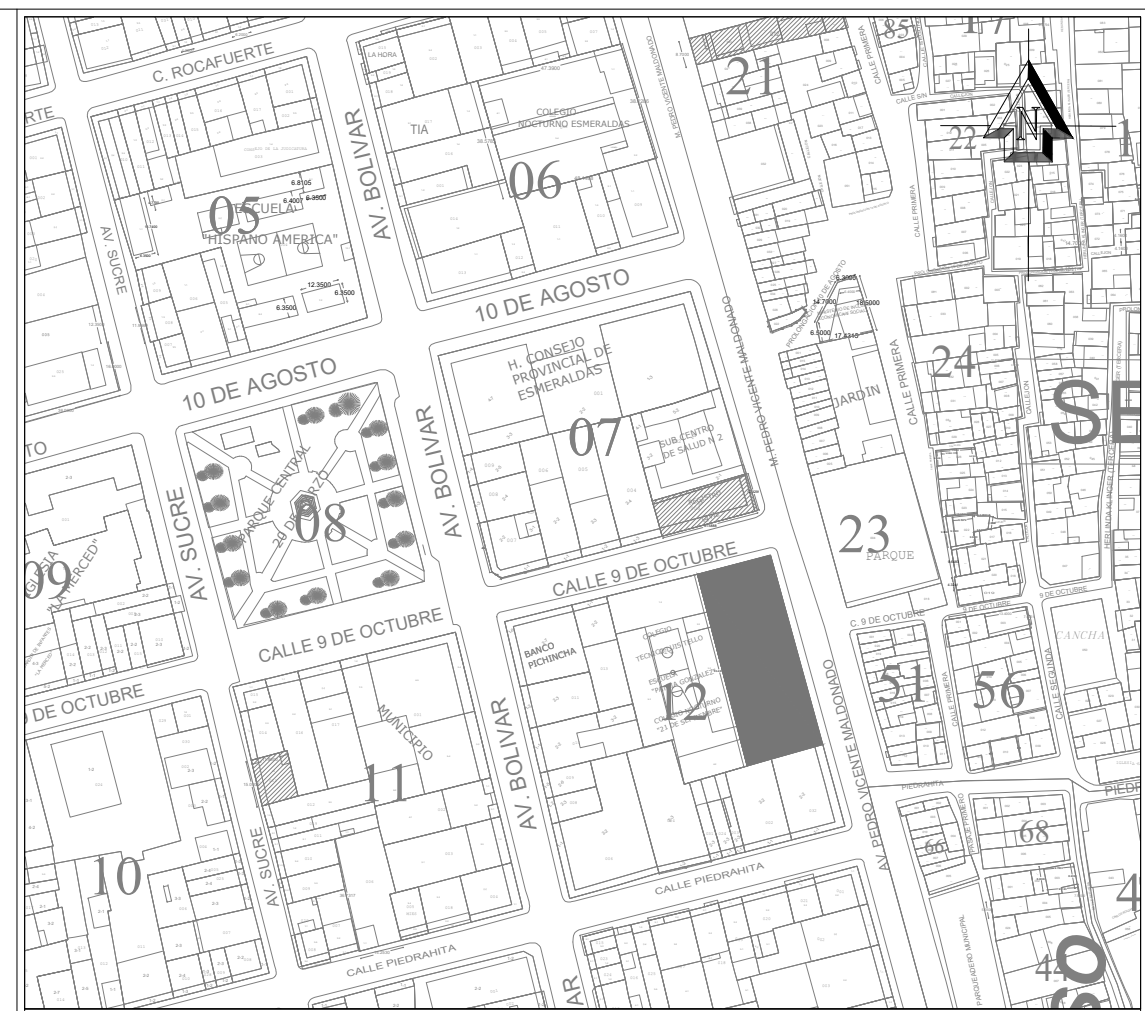

U B I C A C I Ó N



**Alcaldía de
ESMERALDAS**

DIRECCIÓN DE GESTIÓN PLANIFICACIÓN
GOBIERNO AUTÓNOMO DESCENTRALIZADO DEL CANTÓN ESMERALDAS

UNIDAD DE PROYECTOS

ING. LUCÍA SOSA ROBINZÓN
ADMINISTRACIÓN 2019-2023

ELABORADO POR:

TÉCNICO DEL GADMCE
ING. MIGUEL A. RAMÍREZ OBANDO

COORDINADO POR:

JEFA DE UNIDAD DE PROYECTOS
ARQ. NELLY GARVACHE ZAMBRANO

APROBADO POR:

DIRECTOR DE GESTIÓN DE PLANIFICACIÓN
ARQ. WILLIAM PALACIOS SANTANA

PROYECTO:
"REMEDIACIÓN DEL EDIFICIO PRINCIPAL DEL GOBIERNO AUTÓNOMO DESCENTRALIZADO MUNICIPAL DEL CANTÓN ESMERALDAS Y EL PARQUE CENTRAL 20 DE MARZO"

CONTENIDO:
**4° PLANTA ALTA N+11.68
SISTEMA CONTRA INCENDIOS
-ROCIADORES-**

OBSERVACIONES:

TIPO DE PLANOS:
SISTEMA CONTRA INCENDIOS

ESCALA:
INDICADA

FECHA:
AGO/2020

No. DE LÁMINA:
SCR4
D E 6