

PROYECTO:
MEJORAMIENTO Y AMPLIACIÓN DEL SISTEMA REGIONAL DE AGUA POTABLE DE ESMERALDAS Y SU ZONA DE INFLUENCIA, EN LA PROVINCIA DE ESMERALDAS. ESMERALDAS - ECUADOR

TÍTULO DEL PLANO:
PRESENTACIÓN DE PLANOS Y ELABORACIÓN DE DETALLES PARA LA DISTRIBUCIÓN DE AGUA POTABLE DE RIOVERDE-PALESTINA Y ROCAFUERTE

CONTIENE: **CENTROS DE RESERVA S/N CAPACIDAD: 500 m3**

UBICACIÓN:


SIMBOLOGÍA

REVISADO:
ING. ARTURO NIETO
 APROBADO:
ING. RODRIGO CARPIO


REVISIONES:

Nº	POR	FECHA	APROBADO	EMITIDO PARA


ESCALA: **INDICADAS**
 DIBUJO: NOMBRE ARCHIVO CAD: **19-22.TANQUE RESERVA SIN 500 m3**
 FECHA: **OCTUBRE - 2018** LÁMINA: **20**

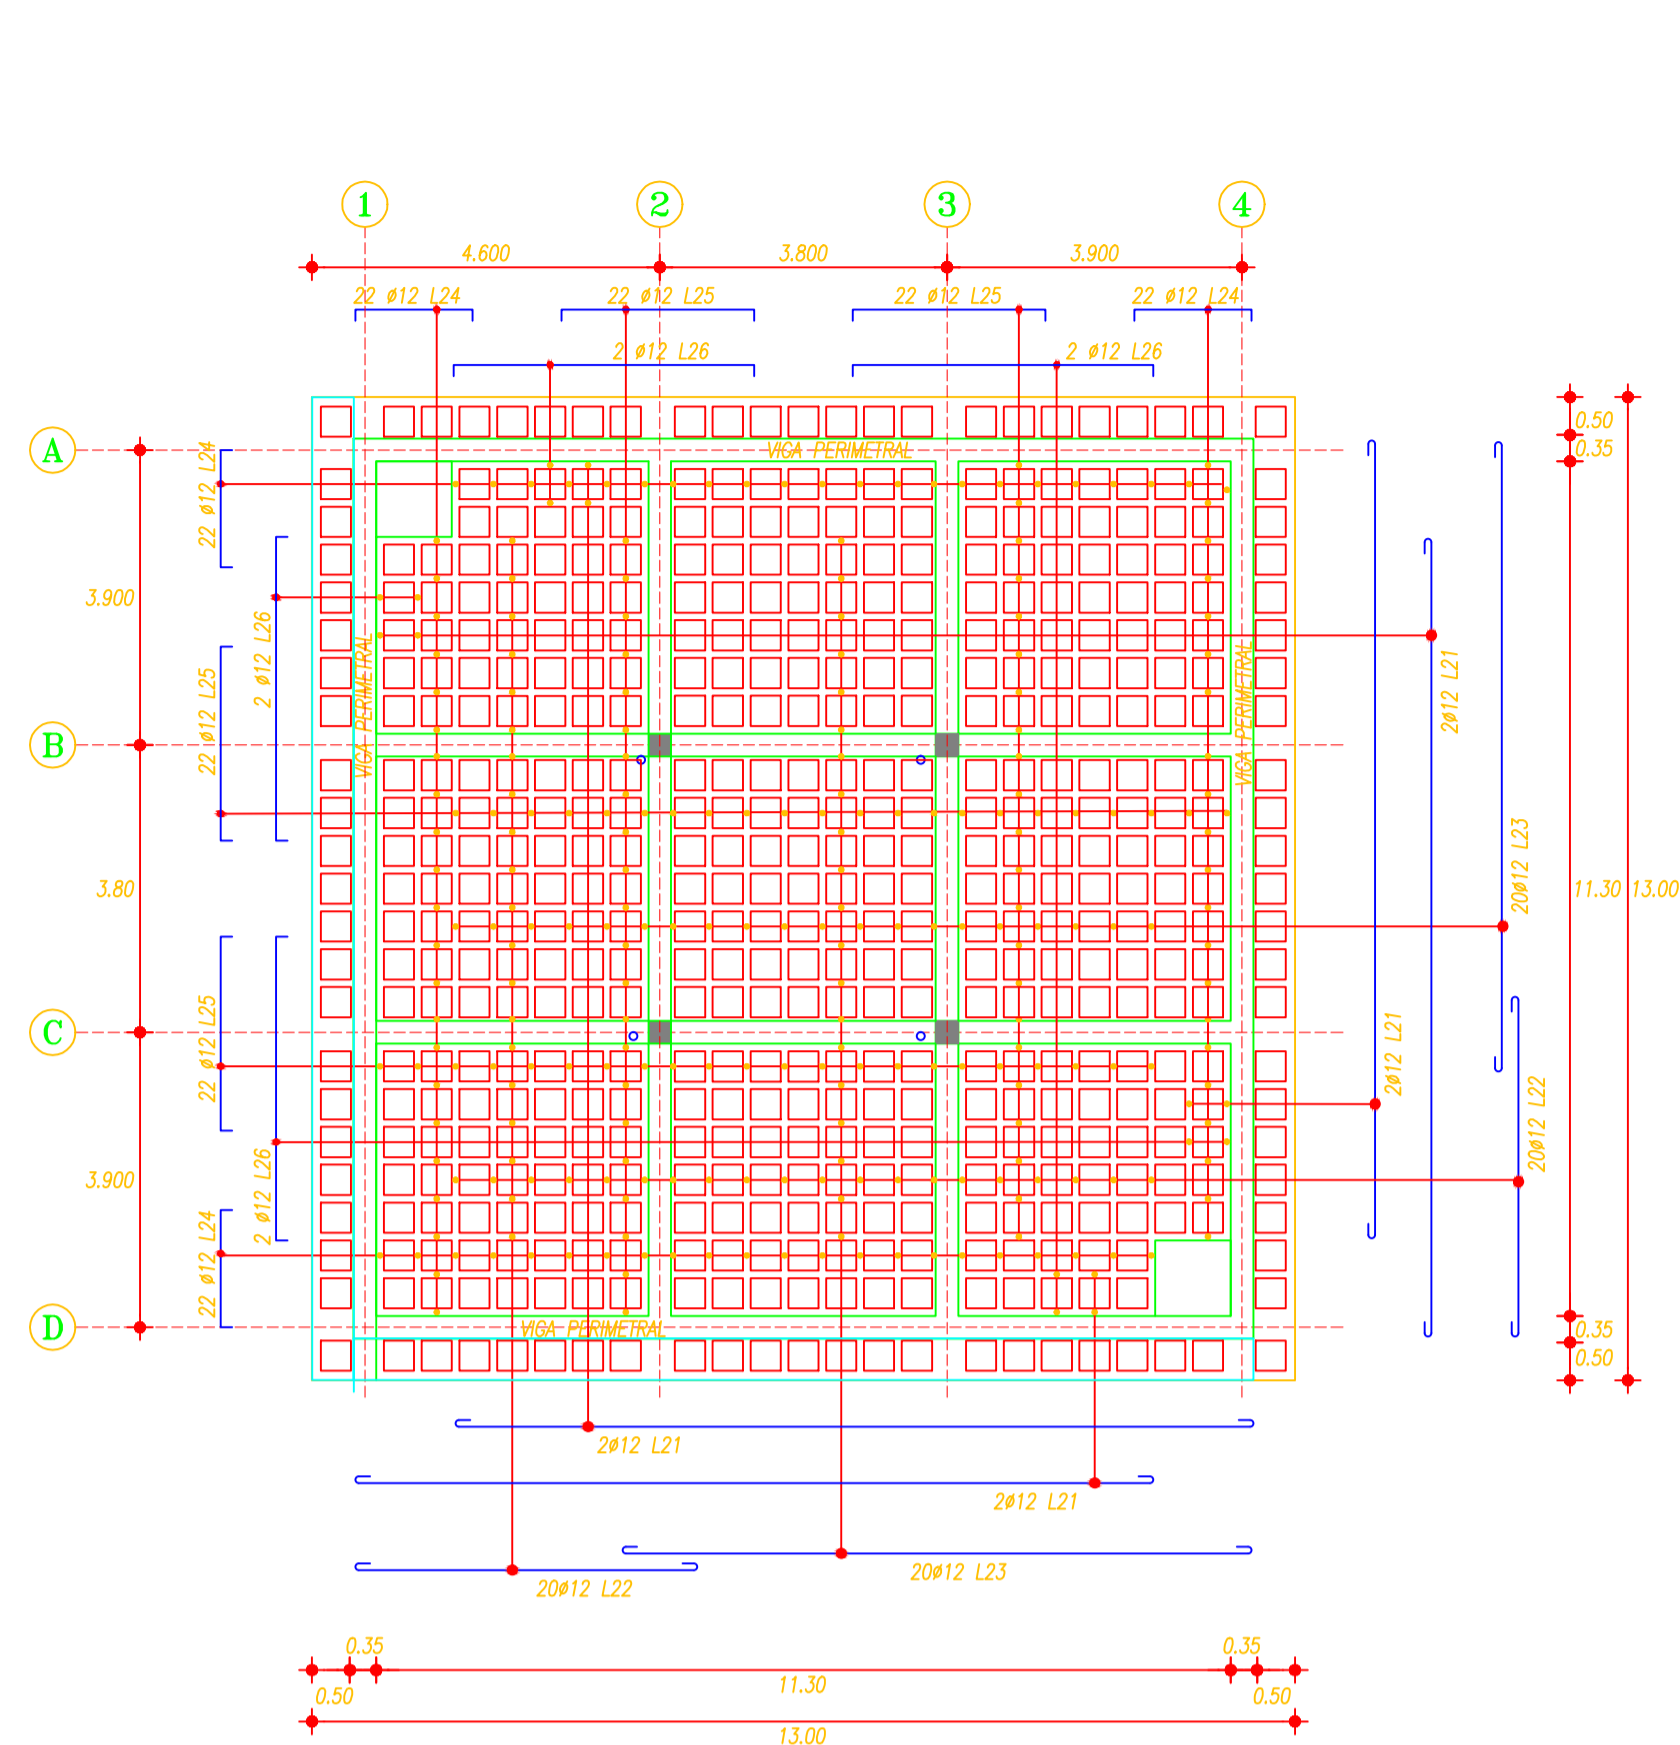


LOSA N+52.45
 ESCALA: 1:100

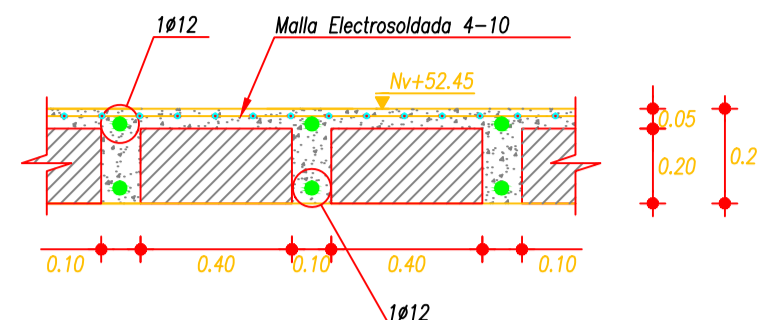


DETALLE TÍPICO LOSA
 ESCALA: 1:20

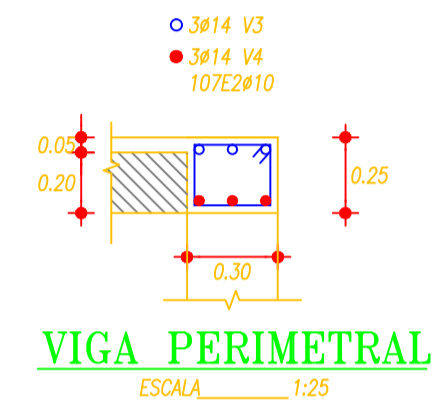


VIGA PERIMETRAL
 ESCALA: 1:25

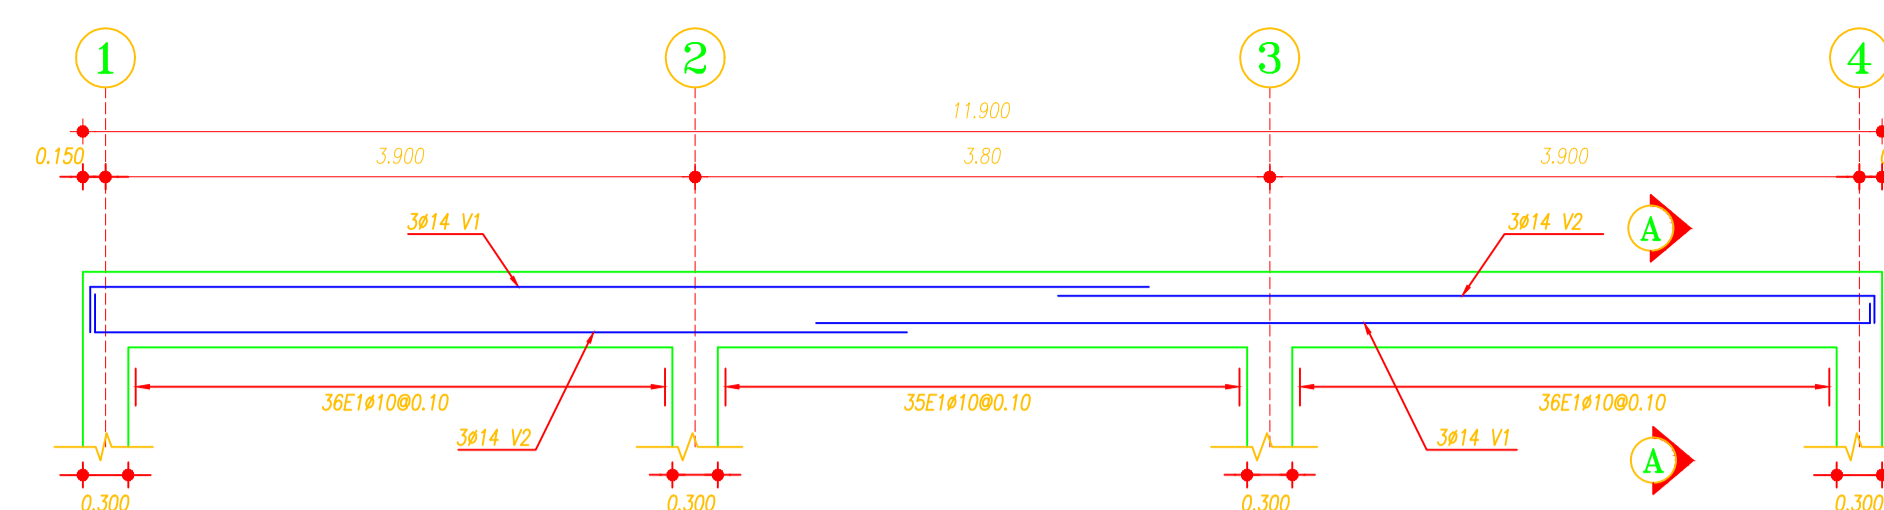


VIGA B Y C
 ESCALA: H=1:50 V=1:25

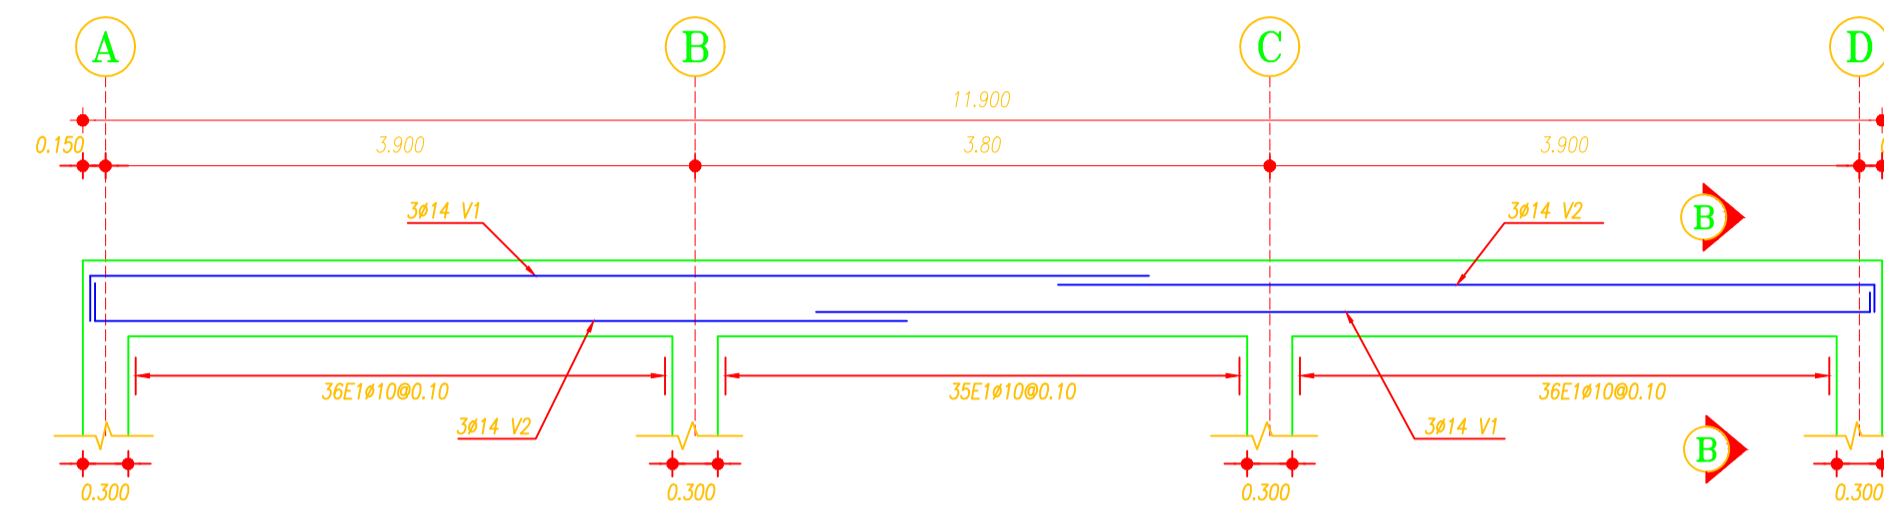


VIGA 2 Y 3
 ESCALA: H=1:50 V=1:25

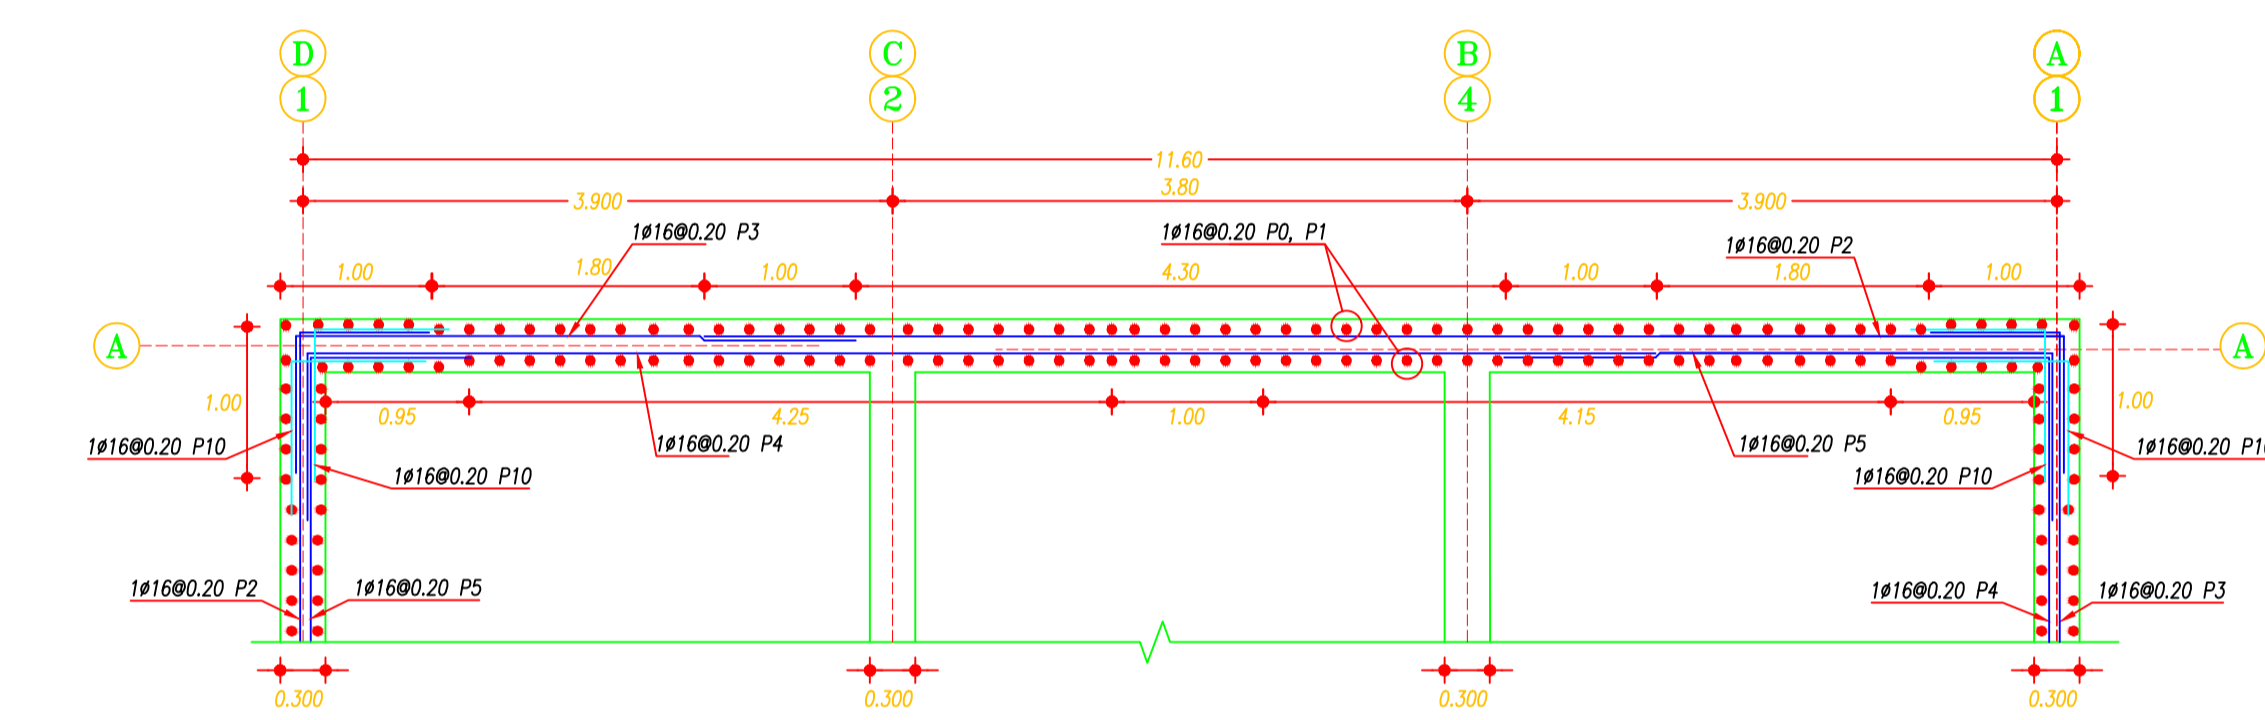


ARMADO DE PARED PLANTA
 ESCALA: 1:50

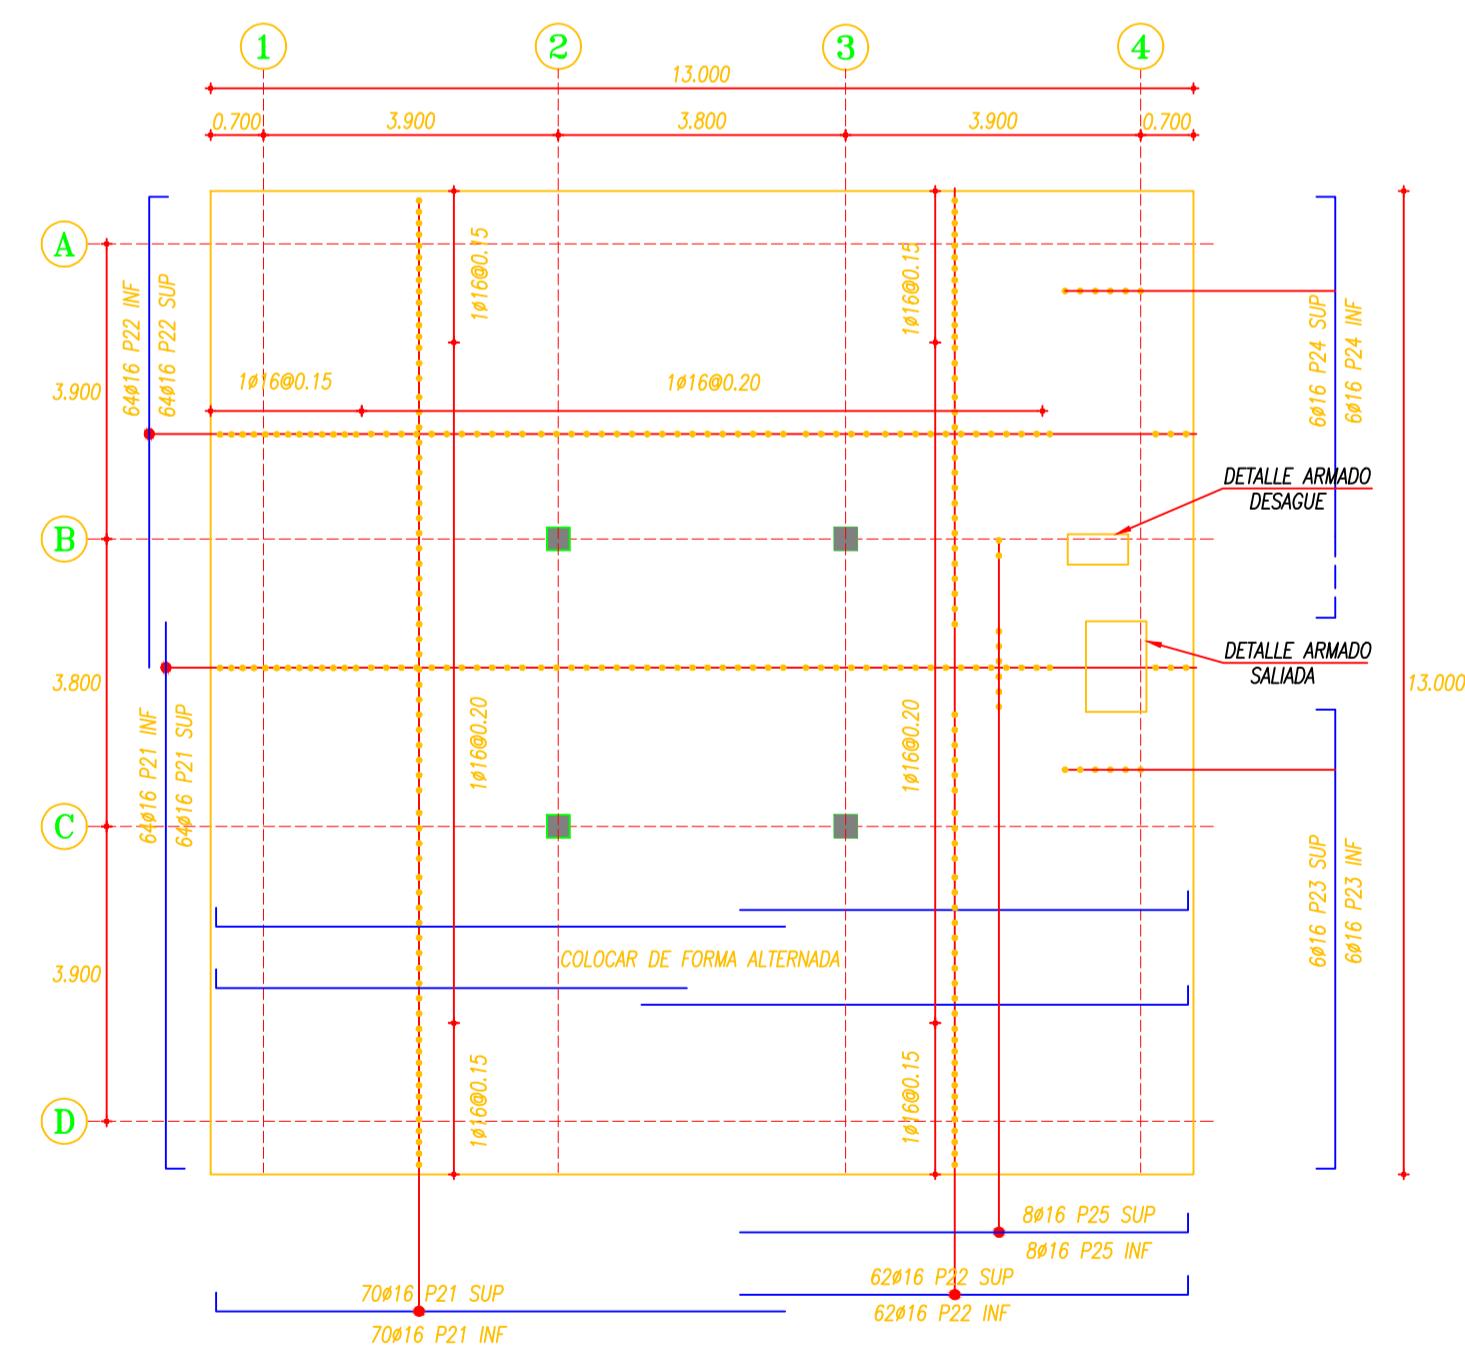


PLANTA TANQUE 500 m3
 ESCALA: 1:200

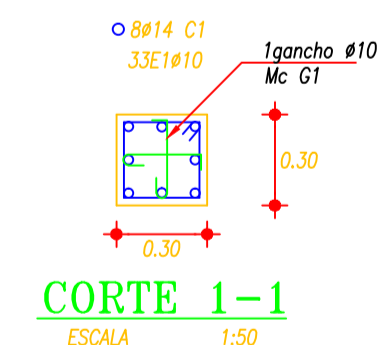


CORTE 1-1
 ESCALA: 1:50

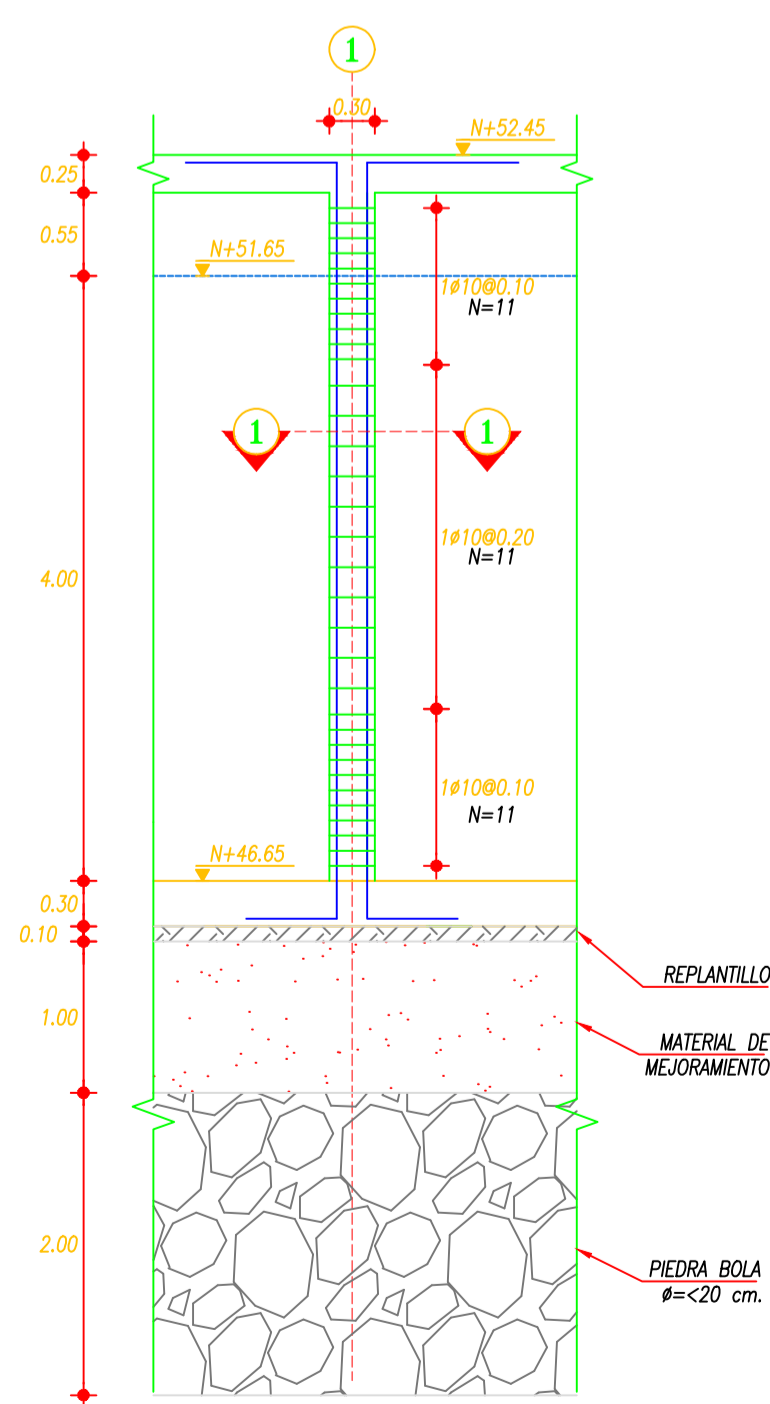

COLUMNA TIPO
 ESCALA: 1:50

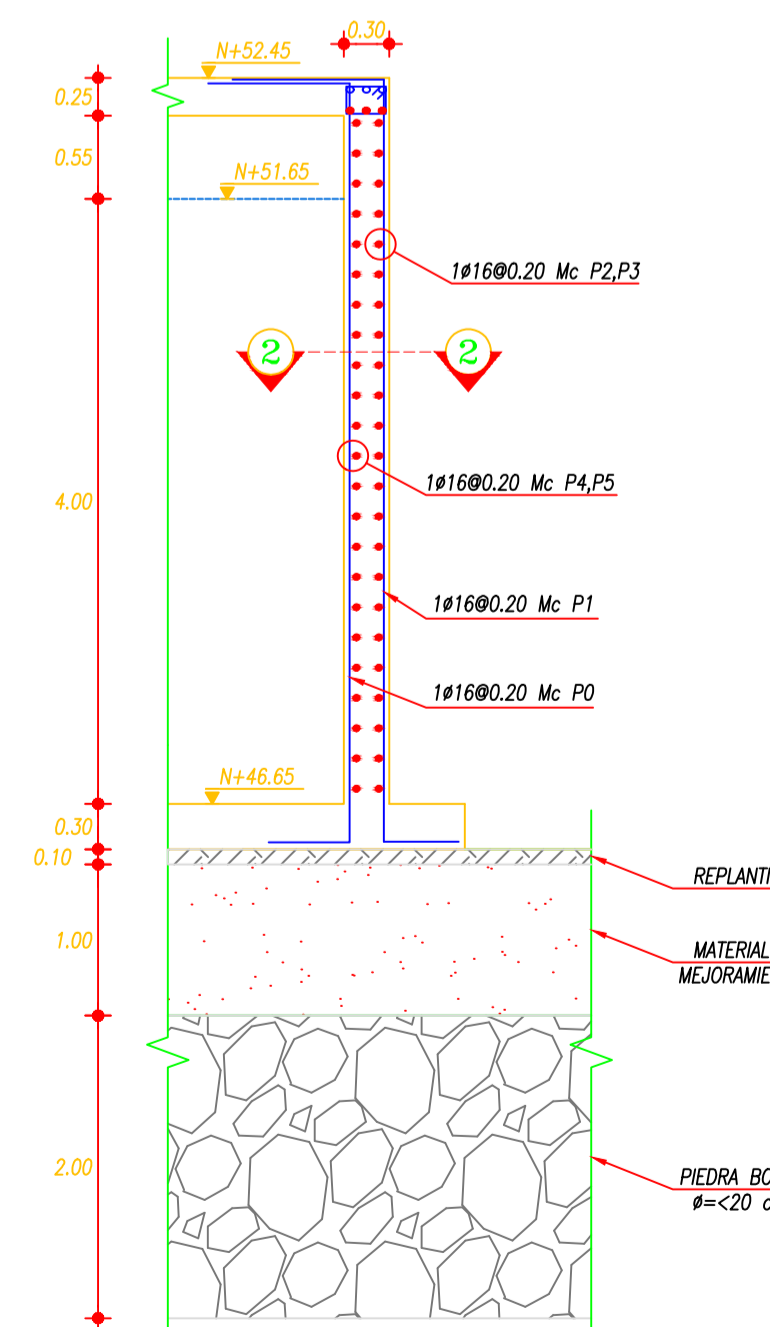

ARMADO DE PARED ELEVACIÓN
 ESCALA: 1:50

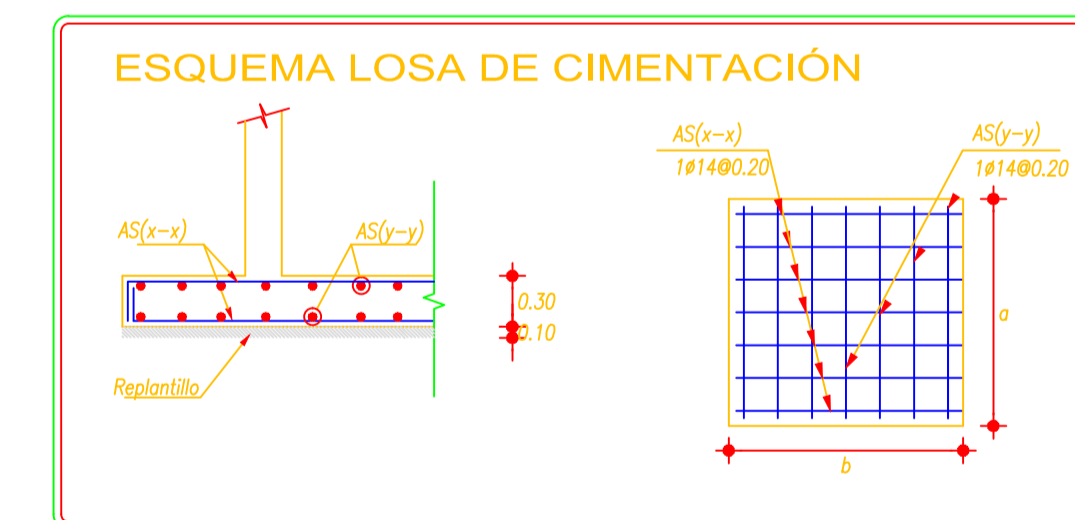

ESQUEMA LOSA DE CIMENTACIÓN